

Obec Druztová

v souladu s ustanovením § 39 odst.1, zákona č.128 / 2000 Sb. v platném znění
oznamuje záměr obce Druztová

Věcné břemeno – osobní služebnosti - spočívající v právu zřídit umístit a provozovat zařízení distribuční soustavy včetně jeho příslušenství a právu vstupovat a vjíždět v souvislosti se zřízením, stavebními úpravami, opravami a provozováním distribuční soustavy.

Obec Druztová předkládá záměr uzavřít budoucí smlouvu o věcném břemeni k pozemku p.č. 209 dle KN k.ú. Druztová zapsané na listu vlastnictví č.10001 pro obec Druztovou dle situace řešení věcných břemen IV-12-0011467, Druztová, PS, p.č. 233/2, kNN – změna 01 z 13.03.2017, který je příloho tohoto oznámení o záměru.


Případné připomínky k uvedenému záměru adresujte na obec Druztová, se sídlem obecního úřadu čp.1, Druztová, 330 07 Druztová.



Ing. Roman Kohout
starosta obce

OBEC DRUZTOVÁ
okres Plzeň - sever
IČO: 257 729

Vyvěšeno :
Sejmuto :

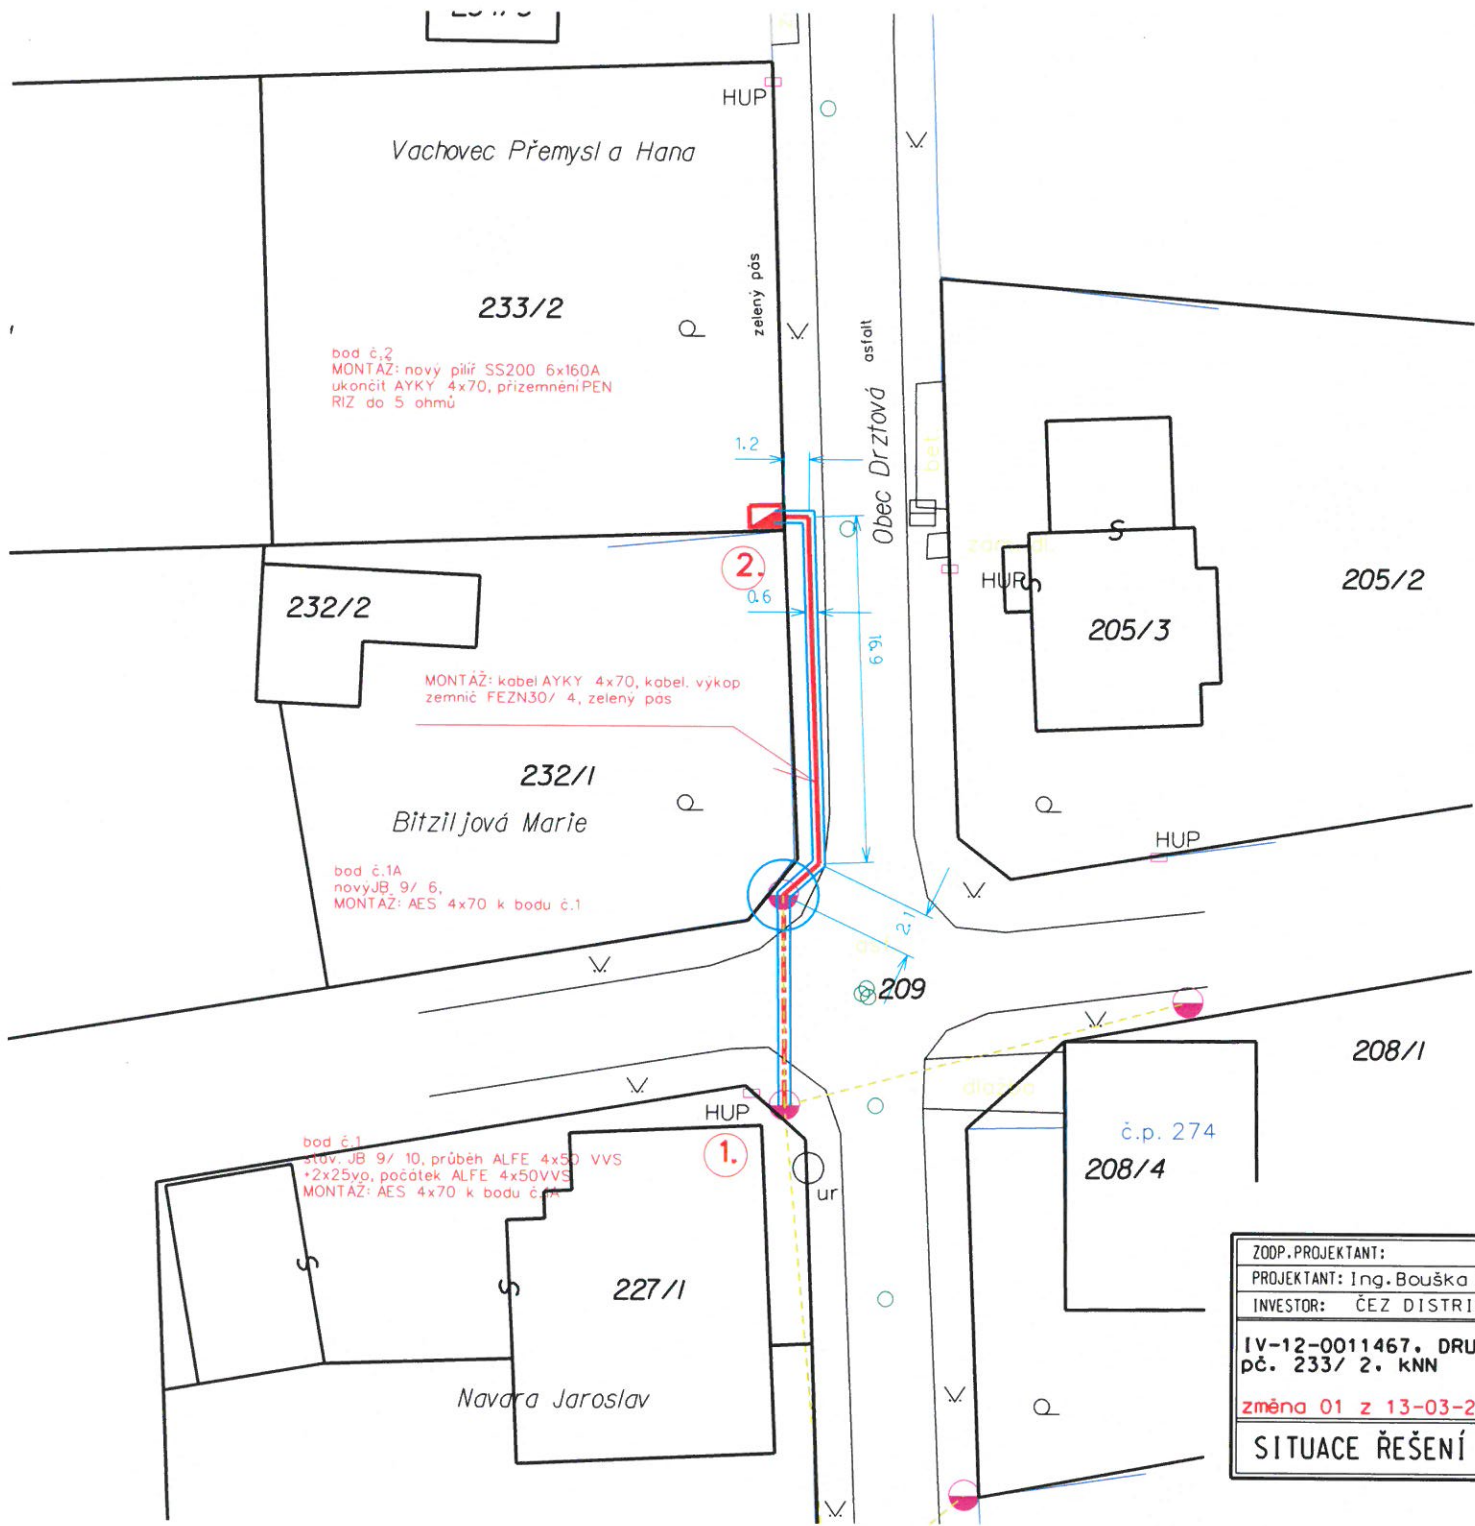

bod č.2
 MONTÁŽ: nový pilíř SS200 6x160A
 ukončit AYKY 4x70, přízemnění PEN
 RIZ do 5 ohmů

232/2

MONTÁŽ: kabel AYKY 4x70, kabel. výkop
 zemnič FEZN30/ 4, zelený pás

232/1
 Bitziljová Marie

bod č.1A
 nový JB 9/ 6,
 MONTÁŽ: AES 4x70 k bodu č.1

bod č.1
 stav. JB 9/ 10, průběh ALFE 4x50 VVS
 +2x25yp, počátek ALFE 4x50VVS
 MONTÁŽ: AES 4x70 k bodu č.1

227/1

Navara Jaroslav

205/2

205/3

208/1

208/4

kat.území: Druztová
 vlastník: Obec Druztová
 pozemek: KN 209
 plocha a předmět vkladu: kabel NN,
 kabel. výkop,
 závěsný kabel NN, 1x sloup NN,
 29.2x0.6=17.52m²

ZOOP.PROJEKTANT:	ELEKTRO ELAP SLS s.r.o.	
PROJEKTANT: Ing.Bouška R.	Píseňská 565	
INVESTOR: ČEZ DISTRIBUCE a.s.	332 09 Štětovice	
IV-12-0011467, DRUZTOVÁ. PS. pč. 233/ 2. kNN	kancelar@setprojekt.cz www.setprojekt.cz 608 331 315	
změna 01 z 13-03-2017	STUPEŇ: PROJEKT	Č. VÝKRESU :
SITUACE ŘEŠENÍ VĚCNÝCH BŘEMEN	DATUM: 11/2016	VB01
	MĚŘÍTKO: 1:250	
	PŘÍLOHA:	